



SIMBOLOGIA GRÁFICA  
PONTOS ELÉTRICOS

	Tomada de embutir 4"x2" (30cm do piso)
	Tomada de embutir 4"x2" (1,30m do piso)
	Tomada de embutir 4"x2" (2,00m do piso)
	Tomada de embutir 4"x2" (3,60m do piso)
	Interruptor simples de embutir 4"x2" (1,30m do piso)
	Interruptor de duas seções embutir 4"x2" (1,30m do piso)

Instalar tomadas e interruptores direto na marcenaria quando houver.

SIMBOLOGIA GRÁFICA - PONTOS DE ILUMINAÇÃO

	Panel LED LUX 18W Quadrado sobrepor
	Spot de Sobrepor

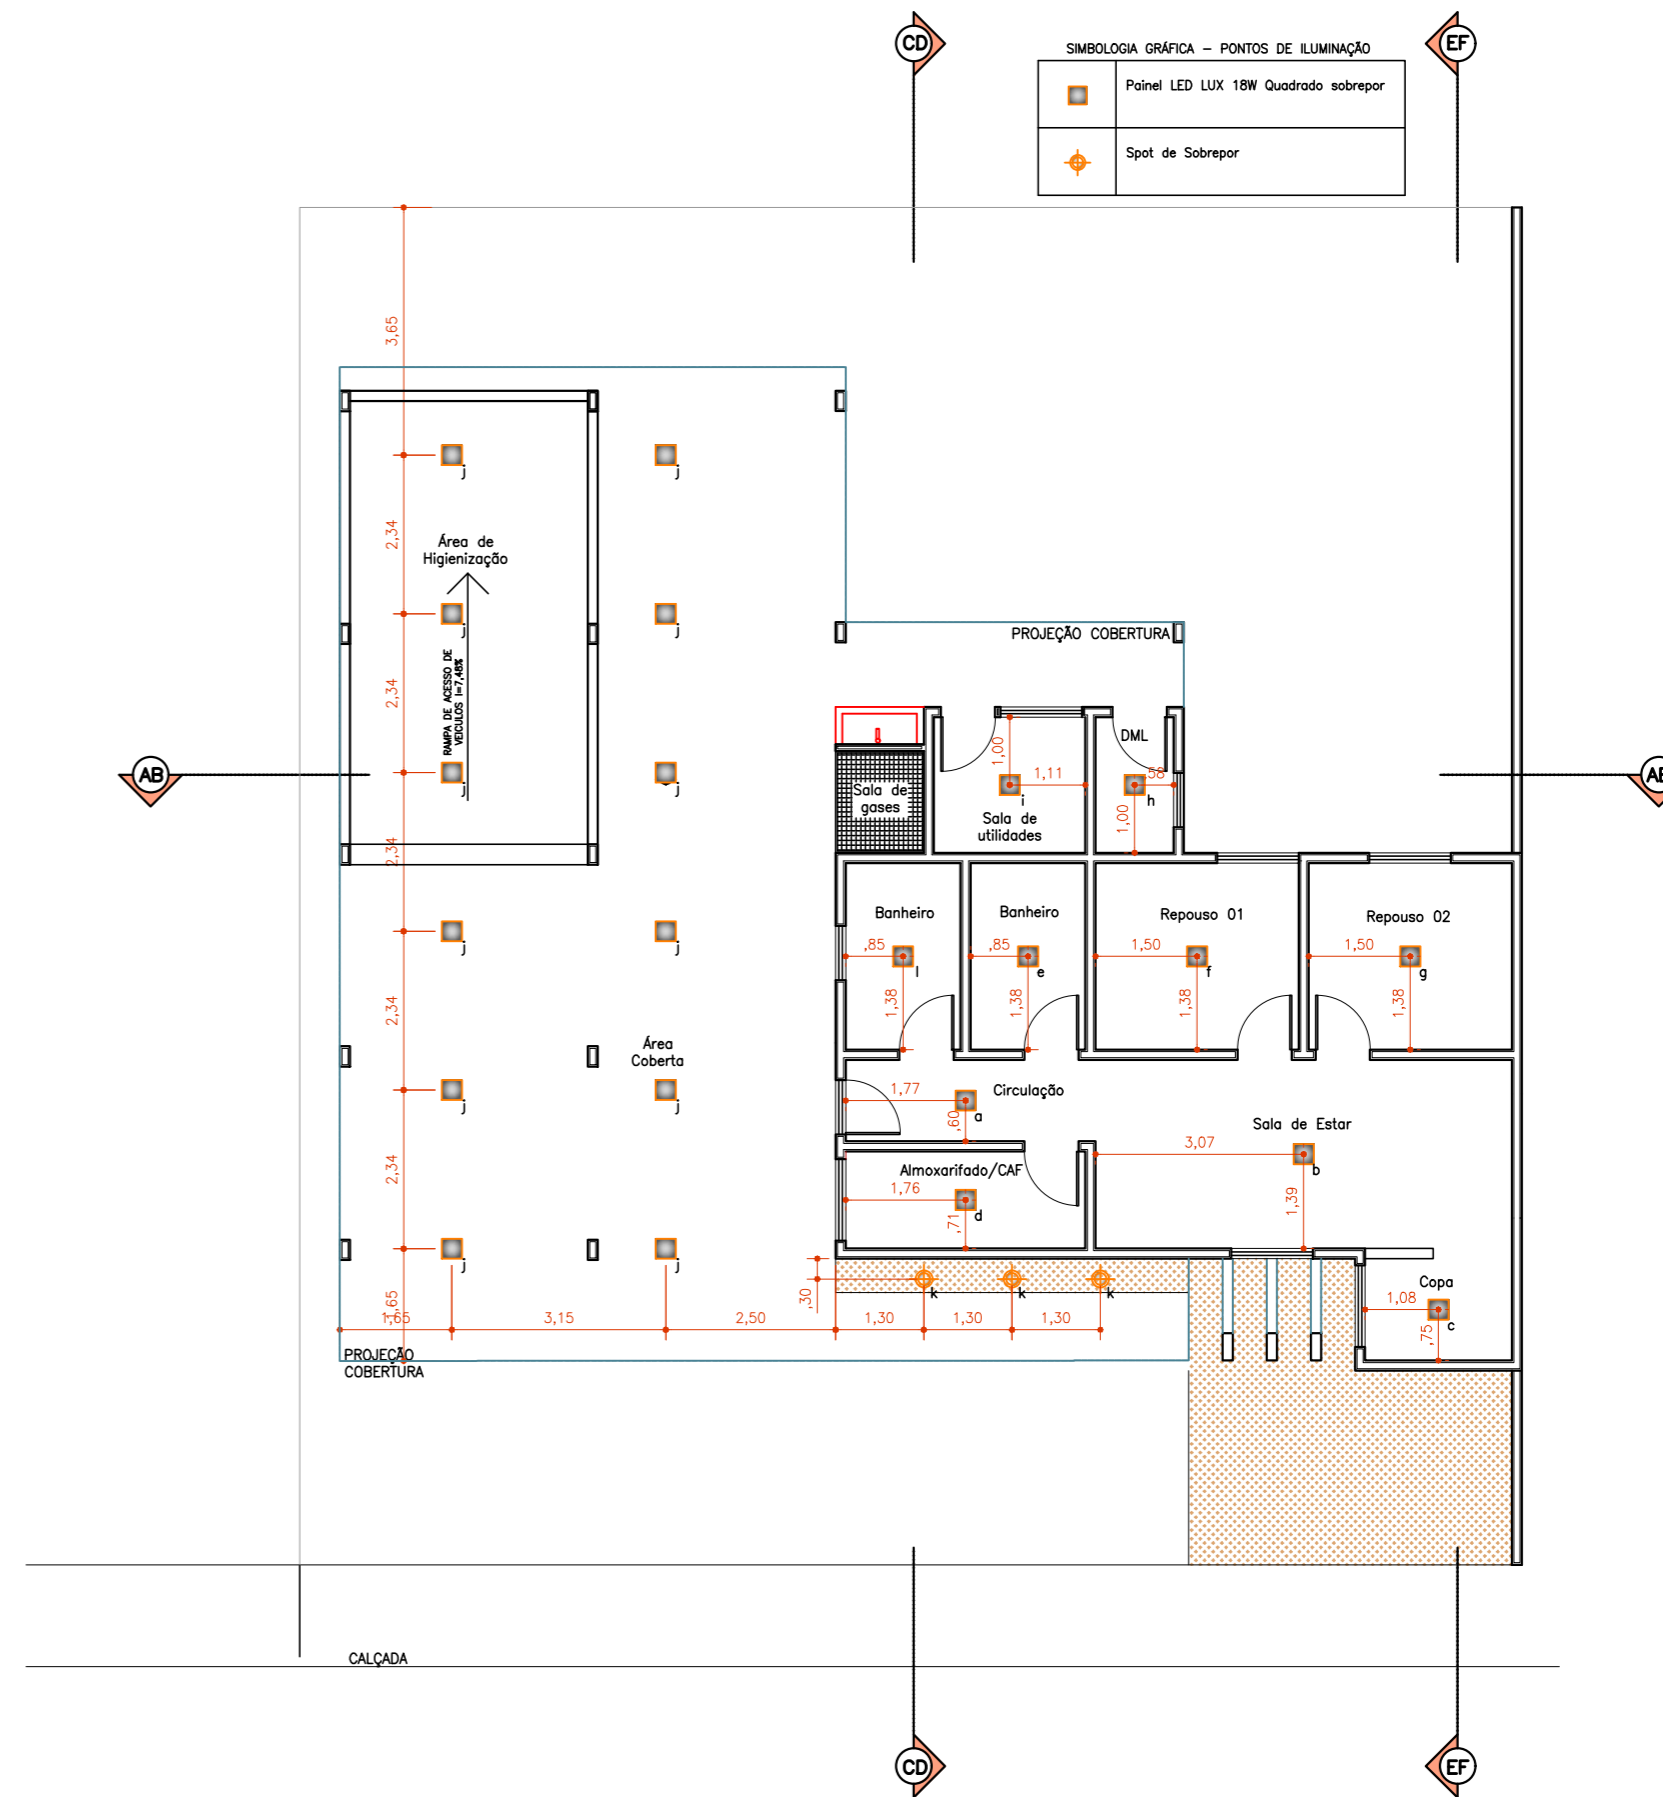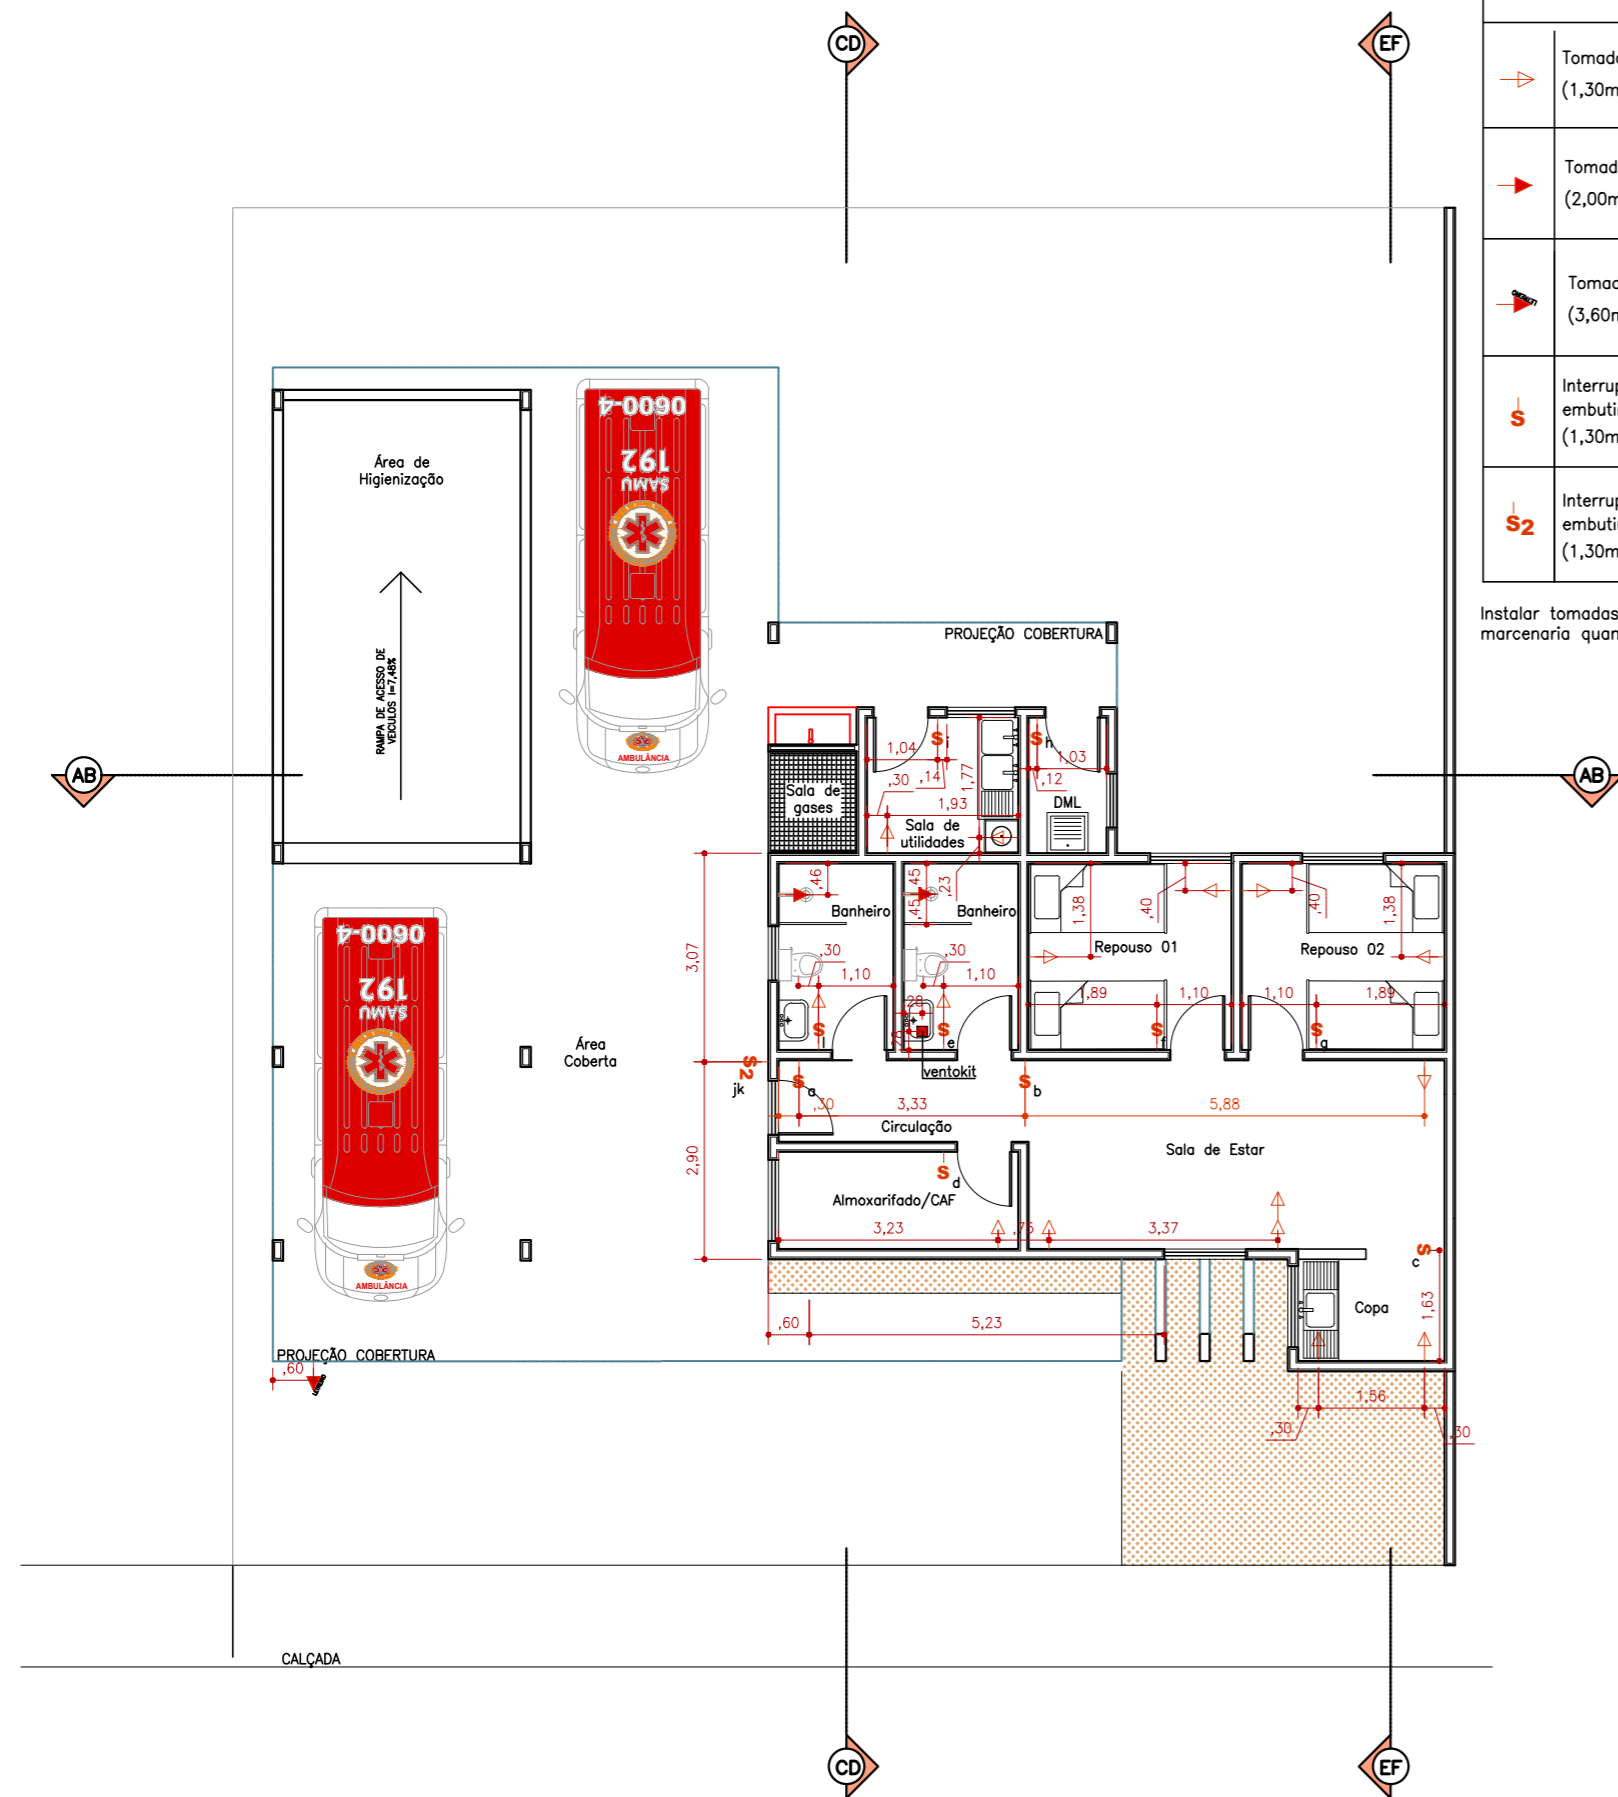

PLANTA BAIXA ELETRICA  
Escala: 1/75

PLANTA DE ILUMINAÇÃO TÉRREO  
Escala: 1/75

CLIENTE: PREFEITURA MUNICIPAL DE BOM JARDIM DE MINAS -MG	<p>1 - TODAS AS MEDIDAS DEVERÃO SER CONFERIDAS NO LOCAL ANTES DA EXECUÇÃO; 2 - ESTE PROJETO NÃO PODERÁ SER EXECUTADO SEM A DEVIDA CONFERÊNCIA; 3 - DIREITOS AUTORAIS RESERVADOS (LEI DE DIREITO AUTORAIS DE 19 / 02 DE 1998).</p>
PROJETO: PROJETO DA SEDE DO SERVIÇO DE ATENDIMENTO MÓVEL - SAMU	
DATA: 16/11/2024	
FOLHA: 05/07	
Nº REVISÃO: 03	
ARQUITETOS: BOLIVAR CAMPOS	